


SZKOŁA PODSTAWOWA - KŁÓBKI GM. LUBIEŃ KUJAWSKI

Dobudowany łącznik do sali gimnastycznej

SALA GIMNASTYCZNA

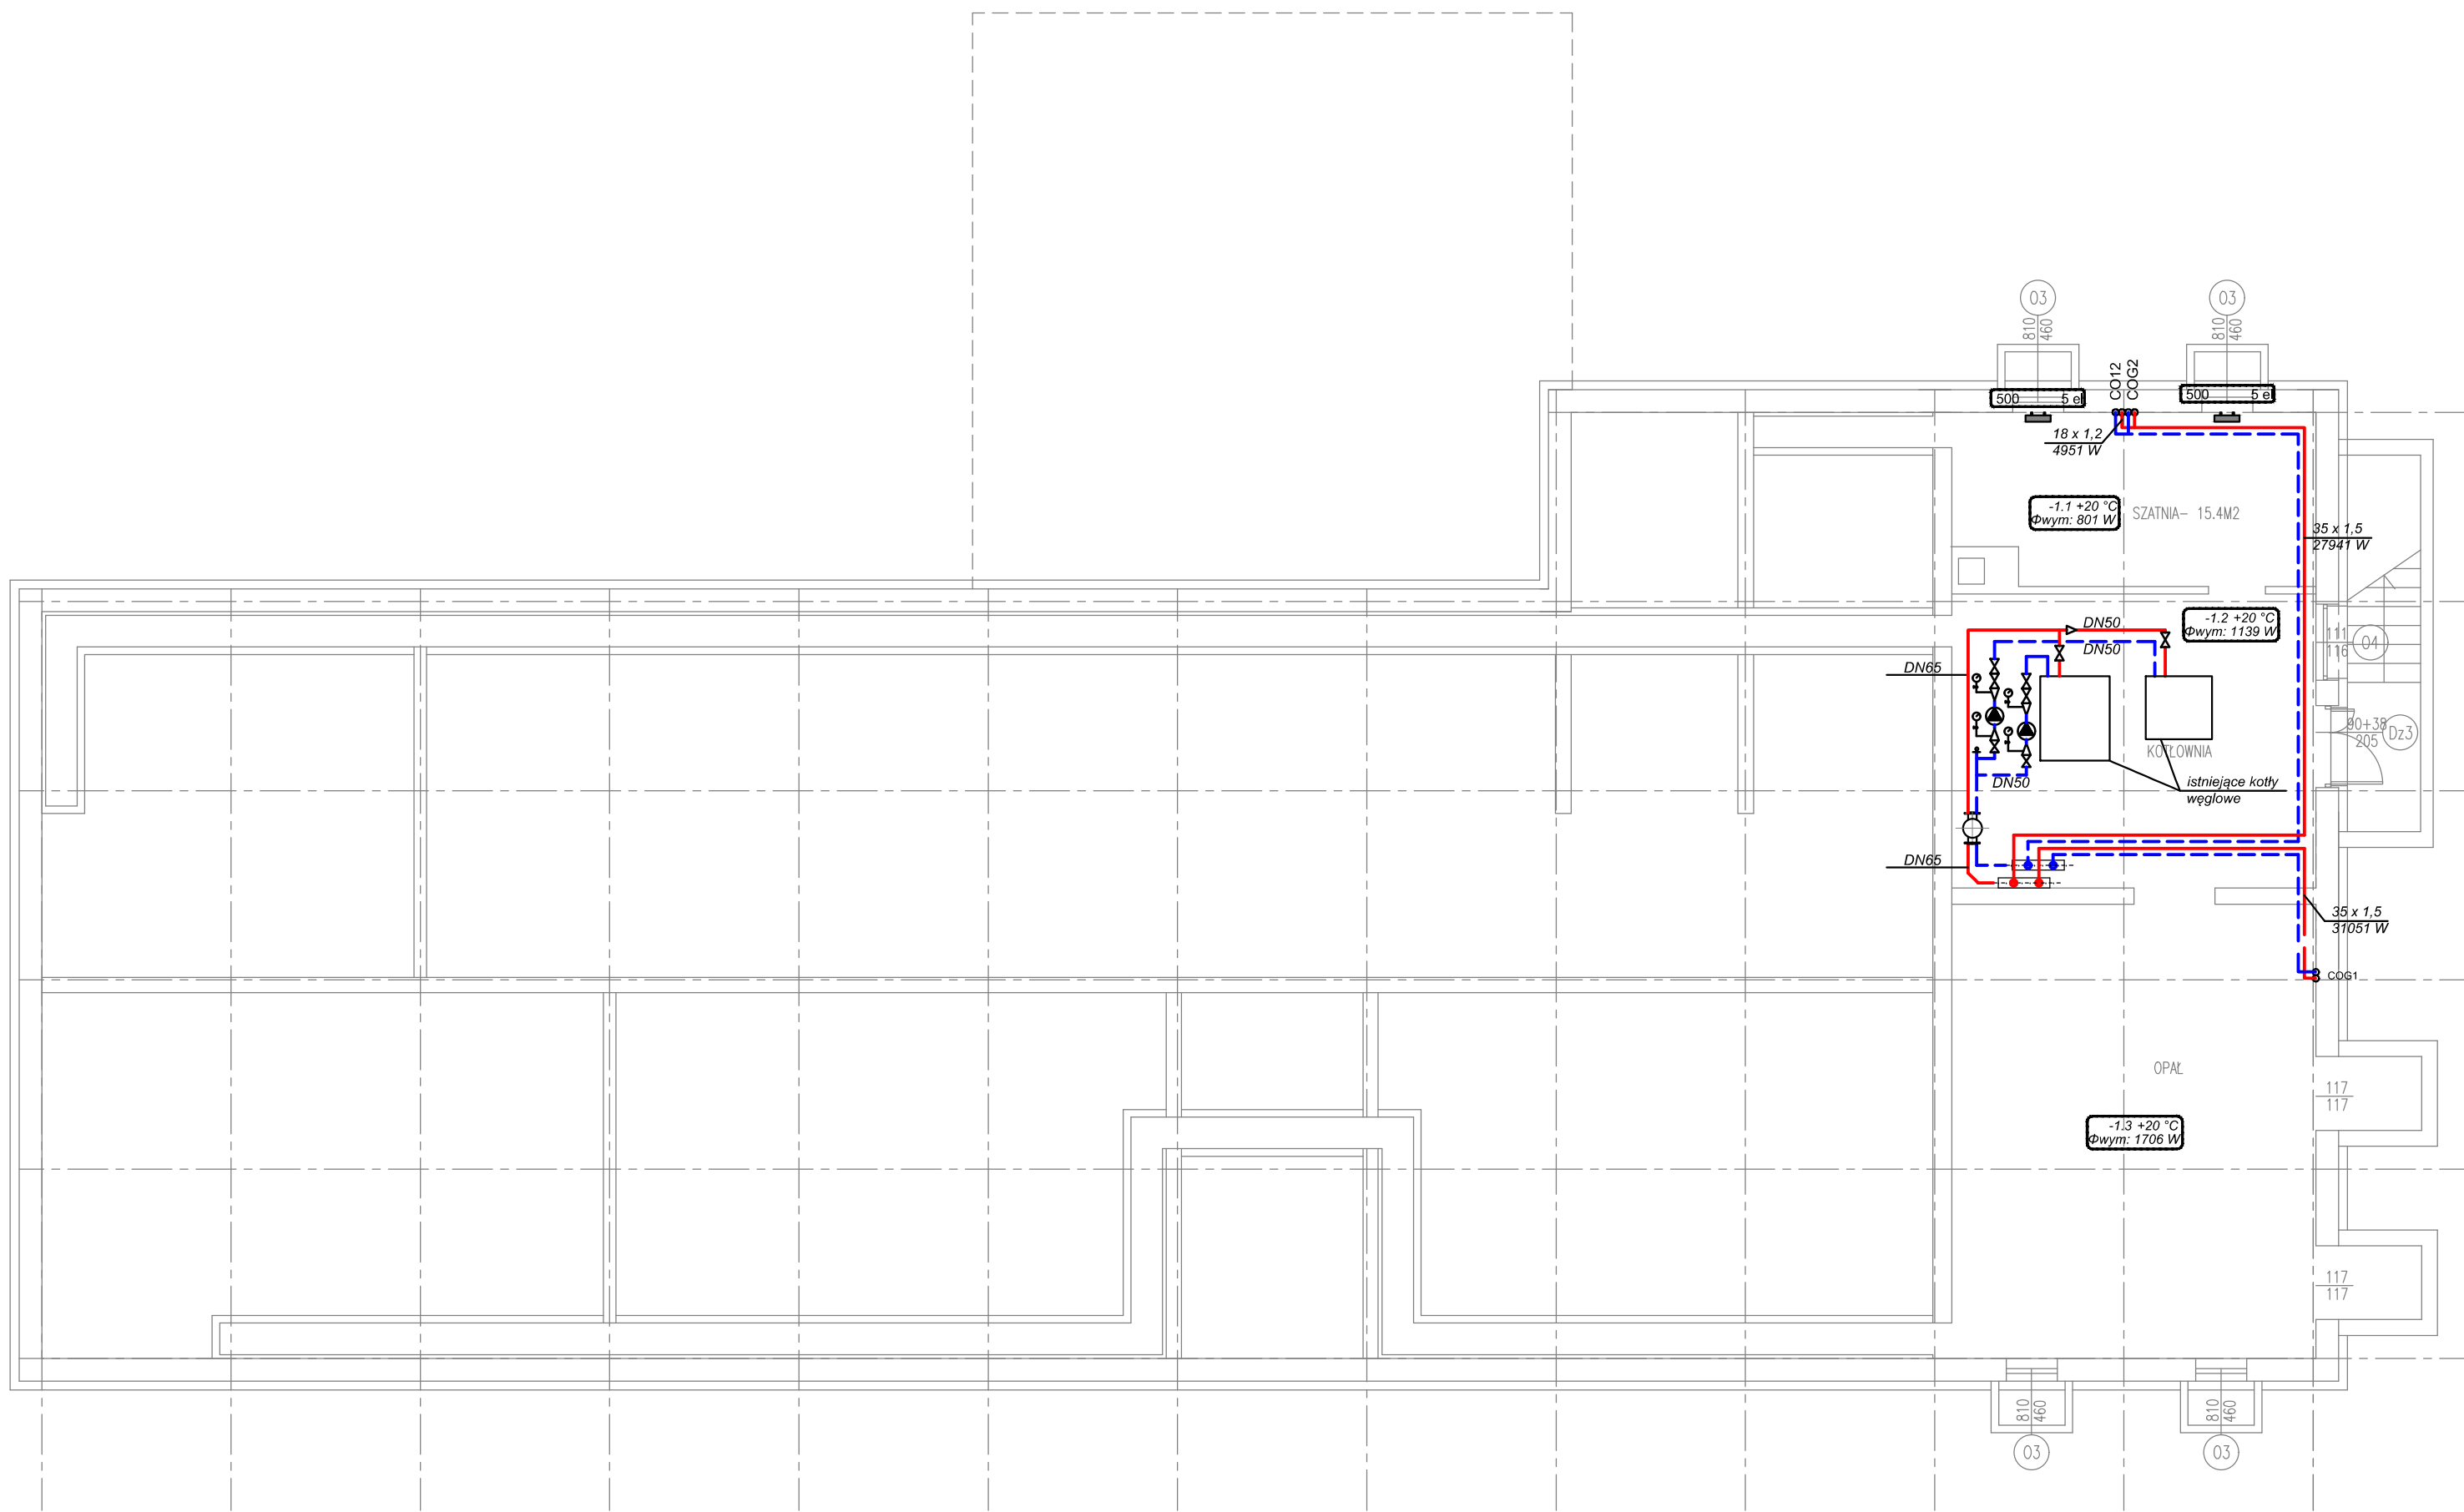

RZUT PIWNICY

NAZWA INWESTYCJI: Termomodernizacja obiektów użyteczności publicznej: Szkoła Podstawowa w Kaliskach, Szkoła Podstawowa w Kanibrodzie, Szkoła Podstawowa w Kłóbce.		
ADRES INWESTYCJI: 87-840 Lubień Kujawski, Kłóbki dz. nr ew. 85/4, 84/3 obręb 0020 Powiat Włocławski, Województwo Kujawsko-Pomorskie		
INWESTOR: Gmina Lubień Kujawski 87-840 Lubień Kujawski, ul. Wojska Polskiego 29		
JEDNOSTKA PROJEKTOWA: ARGOX SP. Z O.O. 03-532 Warszawa, ul. Dalanowska 46, lok. 59		
FAZA: PROJEKT WYKONAWCZY		
BRANŻA: INSTALACJE SANITARNE		
PROJEKTOWAŁ: mgr inż. Paweł Śmiech nt upr. KL-56/2002, nr izby SWK/IS/0043/03		PODPIS:
SPRAWDZIŁ: mgr inż. Iwona Zalińska nr upr. SWK/0057/POOS/07, nr izby SWK/IS/2336/02		PODPIS:
NAZWA RYSUNKU: RZUT PIWNICY INSTALACJA C.O.		
SKALA: 1:100	DATA: 12.2016	NUMER: C01