

województwo kujawsko-pomorskie
powiat włocławski
gmina 041811_04 LUBIEŃ KUJAWSKI
obręb 041811_4.0001 M. LUBIEŃ KUJAWSKI

dz. nr 263, 264
sekcja 6.177.30.10.14
GGN.6640.34.12021

PROJEKT ZAGOSPODAROWANIA TERENU 1:500
LUBIEŃ KUJAWSKI UL. WOJSKA POLSKIEGO 29
DZIAŁKA NR 263; 264 OBRĘB LUBIEŃ KUJAWSKI
JEDNOSTKA EWIDENCYJNA 041811_4 LUBIEŃ KUJAWSKI

układ współrzędnych: 2000
układ wysokościowy: PL-EVRF2007-NH

Mapa aktualna w oznaczonym zakresie na dzień 03.02.2021 r.

wykonawca:


IRMA USŁUGOWA
"GEO-PARTNER"
mgr inż. Kamil Dębczyński
87-732 Lubanie, Kałęczynsk 24
NIP 8882853446 REGON 341487995
tel. 695-346-524

GEODETA
mgr inż. Kamil Dębczyński
upr. zaw. nr 22087 wyd. przez GKG

Identyfikator zgłoszenia prac geodezyjnych	GGN. 6640.34.12021
Organ służby geodezyjnej, który otrzymał zgłoszenie	STAROSTA WŁOCŁAWSKI
Wykonawca prac geodezyjnych	IRMA USŁUGOWA "GEO-PARTNER" mgr inż. Kamil Dębczyński 87-732 Lubanie, Kałęczynsk 24 NIP 8882853446 REGON 341487995 tel. 695-346-524
Nr oraz data sporządzenia dokumentu	Protokół wytyczki nr 6640.34.12021-3 z dnia 03.02.2021
Imię i nazwisko oraz nr uprawnień	GEODETA mgr inż. Kamil Dębczyński upr. zaw. nr 22087 wyd. przez GKG

DO SPORZĄDZENIA MAPY DO CELÓW
PROJEKTOWYCH WYKORZYSTANO ZBIORY
PZGK DOTYCZĄCE EAZY EGIB.
MAPY DO CELÓW PROJEKTOWYCH
NIE PRZEDSTAWIA ZASIĘGU I RODZAJU
SŁUŻEBNOŚCI GRUNTOWYCH.

Nie wyklucza się istnienia w terenie
innych – niż wykazanych na mapie –
miejsc – urządzeń podziemnych, które
były zgłoszone do inwentaryzacji, a
których brak jest informacji w
innych branżowych.

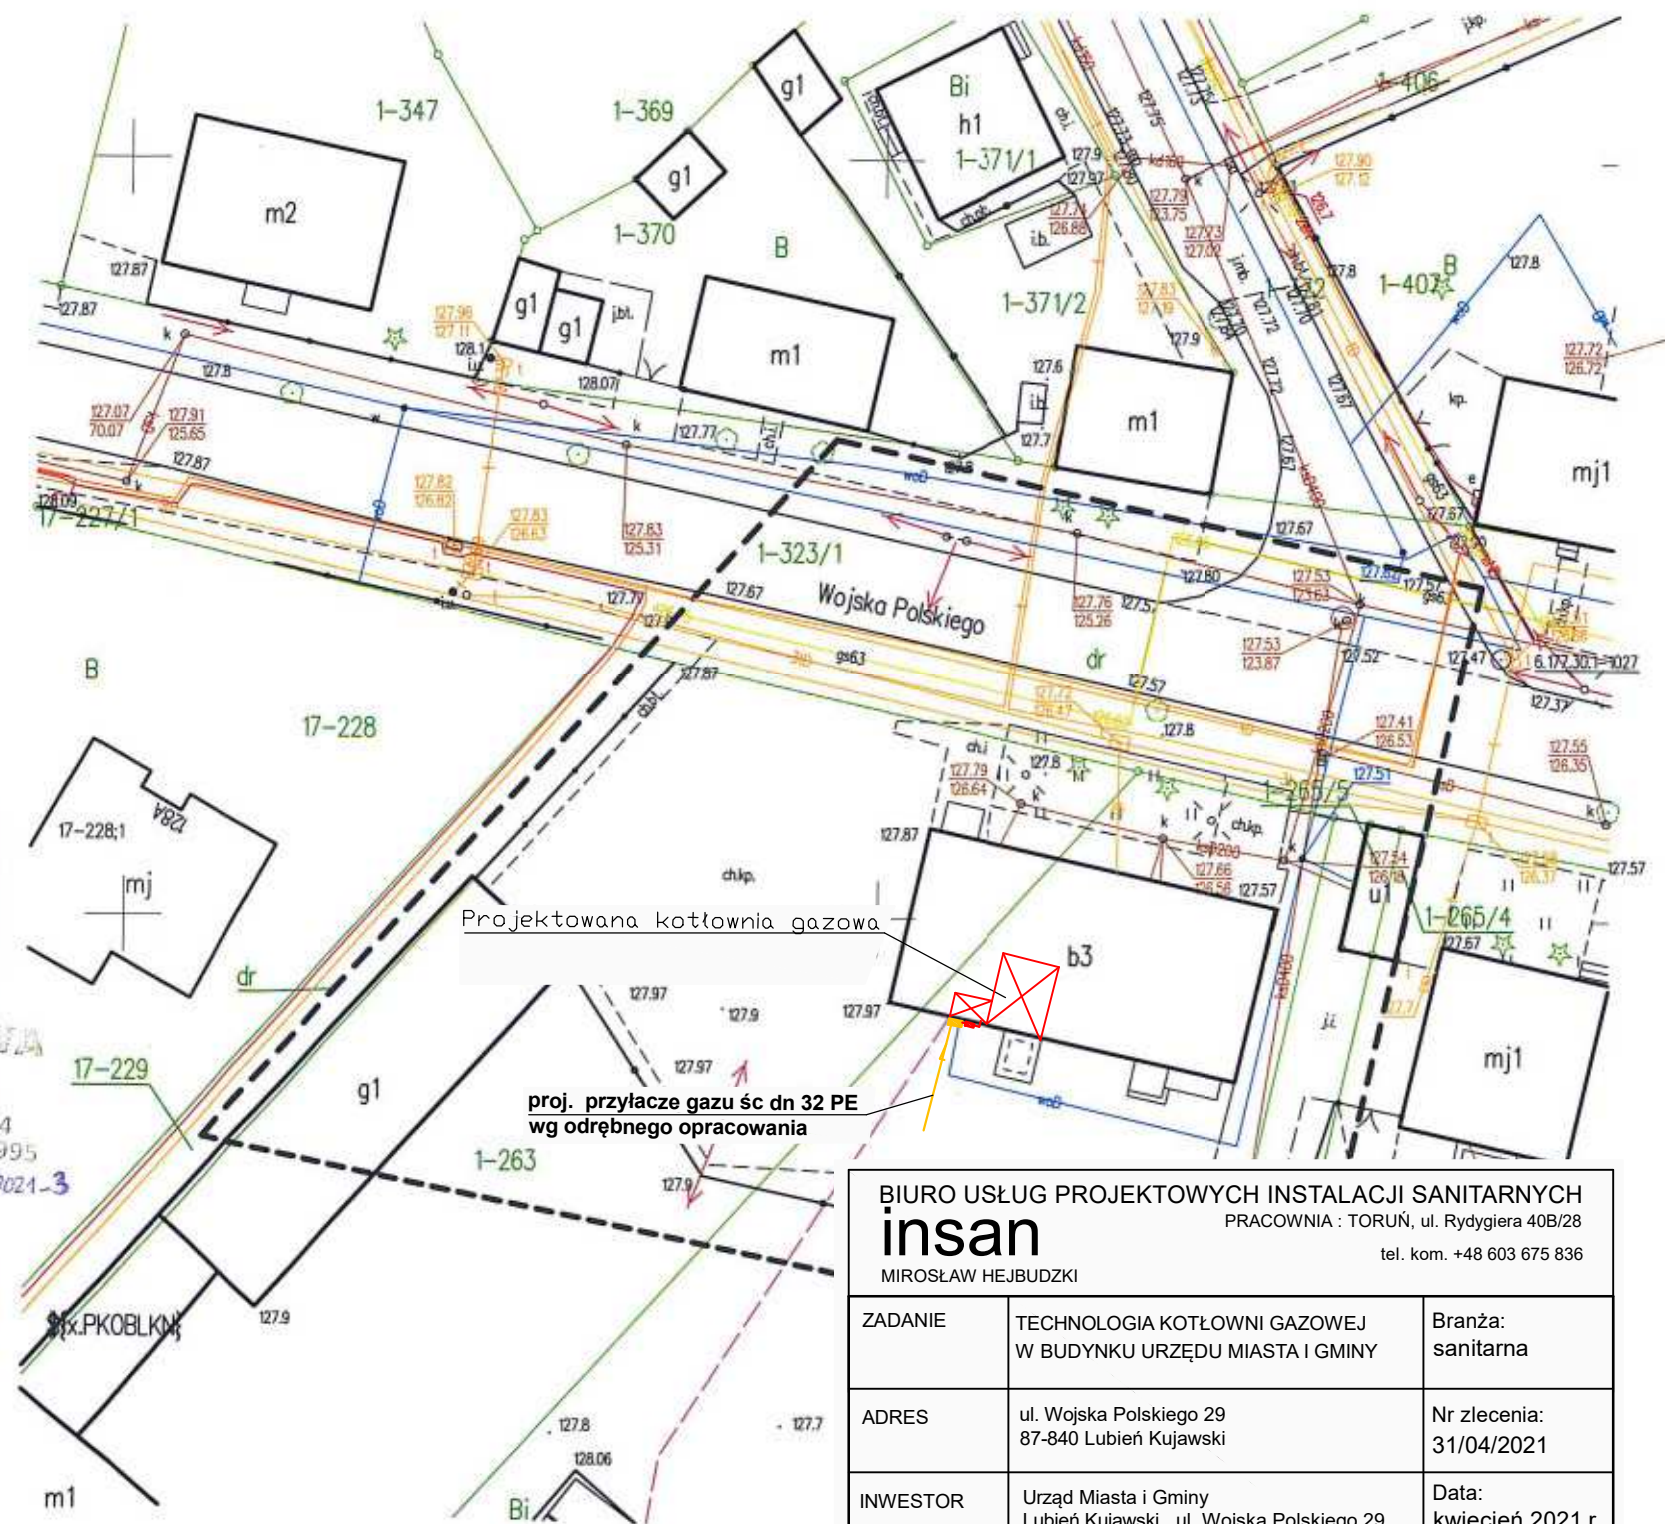

BIURO USŁUG PROJEKTOWYCH INSTALACJI SANITARNYCH		
insan		
MIROSLAW HEJBUDZKI		
PRACOWNIA : TORUŃ, ul. Rydygiera 40B/28		
tel. kom. +48 603 675 836		
ZADANIE	TECHNOLOGIA KOTŁOWNI GAZOWEJ W BUDYNKU URZĘDU MIASTA I GMINY	Branża: sanitarna
ADRES	ul. Wojska Polskiego 29 87-840 Lubień Kujawski	Nr zlecenia: 31/04/2021
INWESTOR	Urząd Miasta i Gminy Lubień Kujawski, ul. Wojska Polskiego 29	Data: kwiecień 2021 r.
PROJEKTANT	Mirosław Hejbudski upr. w specjalności instalacyjno-inżynierskiej nr GP.1.7342/98/TO/91 Członek K.-P. Nr ewid. KUP/IS/0712/01	
STADIUM	PROJEKT BUDOWLANY	Skala: 1:500
PRAWA AUTORSKIE ZASTRZEŻONE		Nr rys. P-1/1